

ГОСУДАРСТВЕННОЕ АВТОНОМНОЕ УЧРЕЖДЕНИЕ АРХАНГЕЛЬСКОЙ ОБЛАСТИ "ИНВЕСТСЕЛЬСТРОЙ"

СВИДЕТЕЛЬСТВО № 0148.03-2015-2901051614-П-111 от 20.02.2017г.

ЗАКАЗЧИК: МУНИЦИПАЛЬНОЕ ПРЕДПРИЯТИЕ ПО ЭКСПЛУАТАЦИИ СИСТЕМ ВОДОСНАБЖЕНИЯ И ВОДООТВЕДЕНИЯ "ВОДОКАНАЛ" Г. ВЕЛИКИЕ ЛУКИ

РЕКОНСТРУКЦИЯ УЧАСТКА КОЛЬЦЕВОГО ВОДОВОДА ОТ УЛ. СИЗОВА – УЛ. 9 ЯНВАРЯ ДО
ПРОСПЕКТА ОКТЯБРЬСКОГО В Г. ВЕЛИКИЕ ЛУКИ ПСКОВСКОЙ ОБЛАСТИ

РАЗДЕЛ 1. "ПРОЕКТ ПЛАНИРОВКИ ТЕРРИТОРИИ. ГРАФИЧЕСКАЯ ЧАСТЬ"

99/12-2022- ППТ.ГЧ

2022 г.

ГОСУДАРСТВЕННОЕ АВТОНОМНОЕ УЧРЕЖДЕНИЕ АРХАНГЕЛЬСКОЙ ОБЛАСТИ "ИНВЕСТСЕЛЬСТРОЙ"

СВИДЕТЕЛЬСТВО № 0148.03-2015-2901051614-П-111 от 20.02.2017г.


ЗАКАЗЧИК: МУНИЦИПАЛЬНОЕ ПРЕДПРИЯТИЕ ПО ЭКСПЛУАТАЦИИ СИСТЕМ ВОДОСНАБЖЕНИЯ И ВОДООТВЕДЕНИЯ "ВОДОКАНАЛ" Г. ВЕЛИКИЕ ЛУКИ

РЕКОНСТРУКЦИЯ УЧАСТКА КОЛЬЦЕВОГО ВОДОВОДА ОТ УЛ. СИЗОВА – УЛ. 9 ЯНВАРЯ ДО
ПРОСПЕКТА ОКТЯБРЬСКОГО В Г. ВЕЛИКИЕ ЛУКИ ПСКОВСКОЙ ОБЛАСТИ

РАЗДЕЛ 1. "ПРОЕКТ ПЛАНИРОВКИ ТЕРРИТОРИИ. ГРАФИЧЕСКАЯ ЧАСТЬ"

99/12-2022- ППТ.ГЧ

Директор
Главный инженер проекта

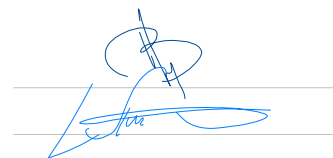

Прупес В.В.
Ляпушкин И.П.




2022 г.

СОДЕРЖАНИЕ РАЗДЕЛА

Обозначение	Наименование	Примечание
99/12-2022 – ППТ.ГЧ.С	Содержание	Стр. 2
99/12-2022 – ППТ.СП	Состав проектной документации	Стр. 3
99/12-2022 – ППТ.ГЧ	ППТ.ГЧ. Графическая часть	Стр. 4

Согласовано	

Взам. Инв. №	
Подп. и дата	
Инв. № подл.	

99/12-2022- ППТ.ГЧ.С					
Изм.	Кол.ч	Лист	№ док	Подп.	Дата
Разработал		Семичева			
ГИП		Ляпушкин			
Н. контр.		Преснецова			
СОДЕРЖАНИЕ РАЗДЕЛА					
Стадия			Лист		
П			1		
ГАУ АО «ИНВЕСТСЕЛЬСТРОЙ»					

СОСТАВ ПРОЕКТНОЙ ДОКУМЕНТАЦИИ

№ раздела	Обозначение	Наименование	Примечание
Раздел 1.	99/12-2022-ППТ.ГЧ	Проект планировки территории. Графическая часть	
Раздел 2.	99/12-2022-ПМТ.МО	Положение о размещении линейных объектов	
Раздел 3.	99/12-2022-МОППТ.ГЧ	Материалы по обоснованию проекта планировки территории. Графическая часть	
Раздел 4.	99/12-2022-МОППТ.ПЗ	Материалы по обоснованию проекта планировки территории. Пояснительная записка	

Согласовано



 
Проект разработан в соответствии с заданием на проектирование, Генеральным планом муниципального образования «Город Великие Луки», техническим регламентом, в том числе, устанавливающим требования по обеспечению безопасной эксплуатации зданий, строений, сооружений и безопасного использования прилегающих к ним территорий и с соблюдением технических условий.

Главный инженер проекта



И.П. Ляпушкин

99/12-2022-ППТ.ГЧ.ТЧ

Изм.	Кол.ч	Лист	№ док	Подп.	Дат				
Разработал		Семичева				ПОЯСНИТЕЛЬНАЯ ЗАПИСКА	Стадия	Лист	Листов
ГИП		Ляпушкин					П	1	1
Н. контр.		Ляпушкин					ГАУ АО «ИНВЕСТСЕЛЬСТРОЙ»		

Взам. Инв. №

Подп. и дата

Инв. № подл.

ВЕДОМОСТЬ ЧЕРТЕЖЕЙ ОСНОВНОГО КОМПЛЕКСА МАРКИ ППТ

№ п/п	Наименование	Примечание
1.	Общие данные	
2.	Схема расположения объекта	
3.	План с указанием границ административно-территориальных образований (лист 1)	
4.	План с указанием границ административно-территориальных образований (лист 2)	
5.	План с указанием границ административно-территориальных образований (лист 4)	
6.	План с указанием границ административно-территориальных образований (лист 5)	
7.	Ведомость координат полосы отвода (лист 1)	
8.	Ведомость координат полосы отвода (лист 2)	
9.	Ведомость координат углов поворота и колодцев водопровода В1	

УСЛОВНЫЕ ОБОЗНАЧЕНИЯ

Обозначение	Наименование
	Проектируемая сеть водопровода
	Граница территории, в отношении которой осуществляется подготовка ППТ
	Границы существующих земельных участков
КН 60:25:0070230:85	Кадастровые номера существующих земельных участков
	Условная красная линия, граница зоны планируемого размещения ЛО*
	Граница зоны с особыми условиями использования территории, подлежащая установлению
	Номера характерных точек красных линий и границ зон планируемого размещения ЛО

Примечание:

- *- Устанавливаемая красная линия совпадает с границей зоны планируемого размещения ЛО и с охранной зоной водопровода.

ВЕДОМОСТЬ ПРИЛАГАЕМЫХ И ССЫЛОЧНЫХ ДОКУМЕНТОВ

Обозначение	Наименование	Примечание
	ССЫЛОЧНЫЕ ДОКУМЕНТЫ	
СП 42.13330.2016	Градостроительство. Планировка и застройка городских и сельских поселений	
СН 456-73	Нормы отвода земель для магистральных водоводов и канализационных коллекторов	

Согласовано:

Взам.инв.Н

Подп.и дата

Инв.Н подл.

Технические решения, принятые в рабочих чертежах, соответствуют требованиям экологических, санитарно-гигиенических, противопожарных и других норм, действующих на территории Российской Федерации, и обеспечивают безопасную для жизни и здоровья людей эксплуатацию объекта при соблюдении предусмотренных чертежами мероприятий

Главный инженер проекта: Преснецова Г.П.

99/12-2022 - ППТ.ГЧ


РЕКОНСТРУКЦИЯ УЧАСТКА КОЛЬЦЕВОГО ВОДОВОДА ОТ УЛ. СИЗОВА - УЛ. 9 ЯНВАРЯ ДО ПРОСПЕКТА ОКТЯБРЬСКОГО В Г. ВЕЛИКИЕ ЛУКИ ПСКОВСКОЙ ОБЛАСТИ

Изм.	Кол.уч.	Лист	№ док.	Подпись	Дата	Стадия	Лист	Листов
Разработал		Семичева				П	1	10
Проверил		Ляпушкин						
ГИП		Ляпушкин						
Н. контроль		Ляпушкин				Общие данные		ГАУ АО "Инвестсельстрой"



Создатель	
Вариант	
Лист	
Масштаб	

				99/12-2022 - ППТ.ГЧ			
				РЕКОНСТРУКЦИЯ ЧАСТИ Кольцевого водовода от ЧП. СИЗОВА - ЧП. ЯНВАРЯ до ПРΟΣПЕКТА ОКТЯБРЬСКОГО в г. ВЕЛИКИЕ ЛУЖИ ПСКОВСКОЙ ОБЛАСТИ			
Изм.	Кол-во	Лист № док.	Подпись	Дата	Страниц	Лист	Листов
Разработал	Семичёва		<i>Семичёва</i>		п	2	
Проверил	Лыушкин		<i>Лыушкин</i>				
ГИП	Лыушкин		<i>Лыушкин</i>				
Н. контроль	Лыушкин		<i>Лыушкин</i>				
					Схема расположения объекта М 1:2500		
					ГАУ АО "Инвестьестрой"		

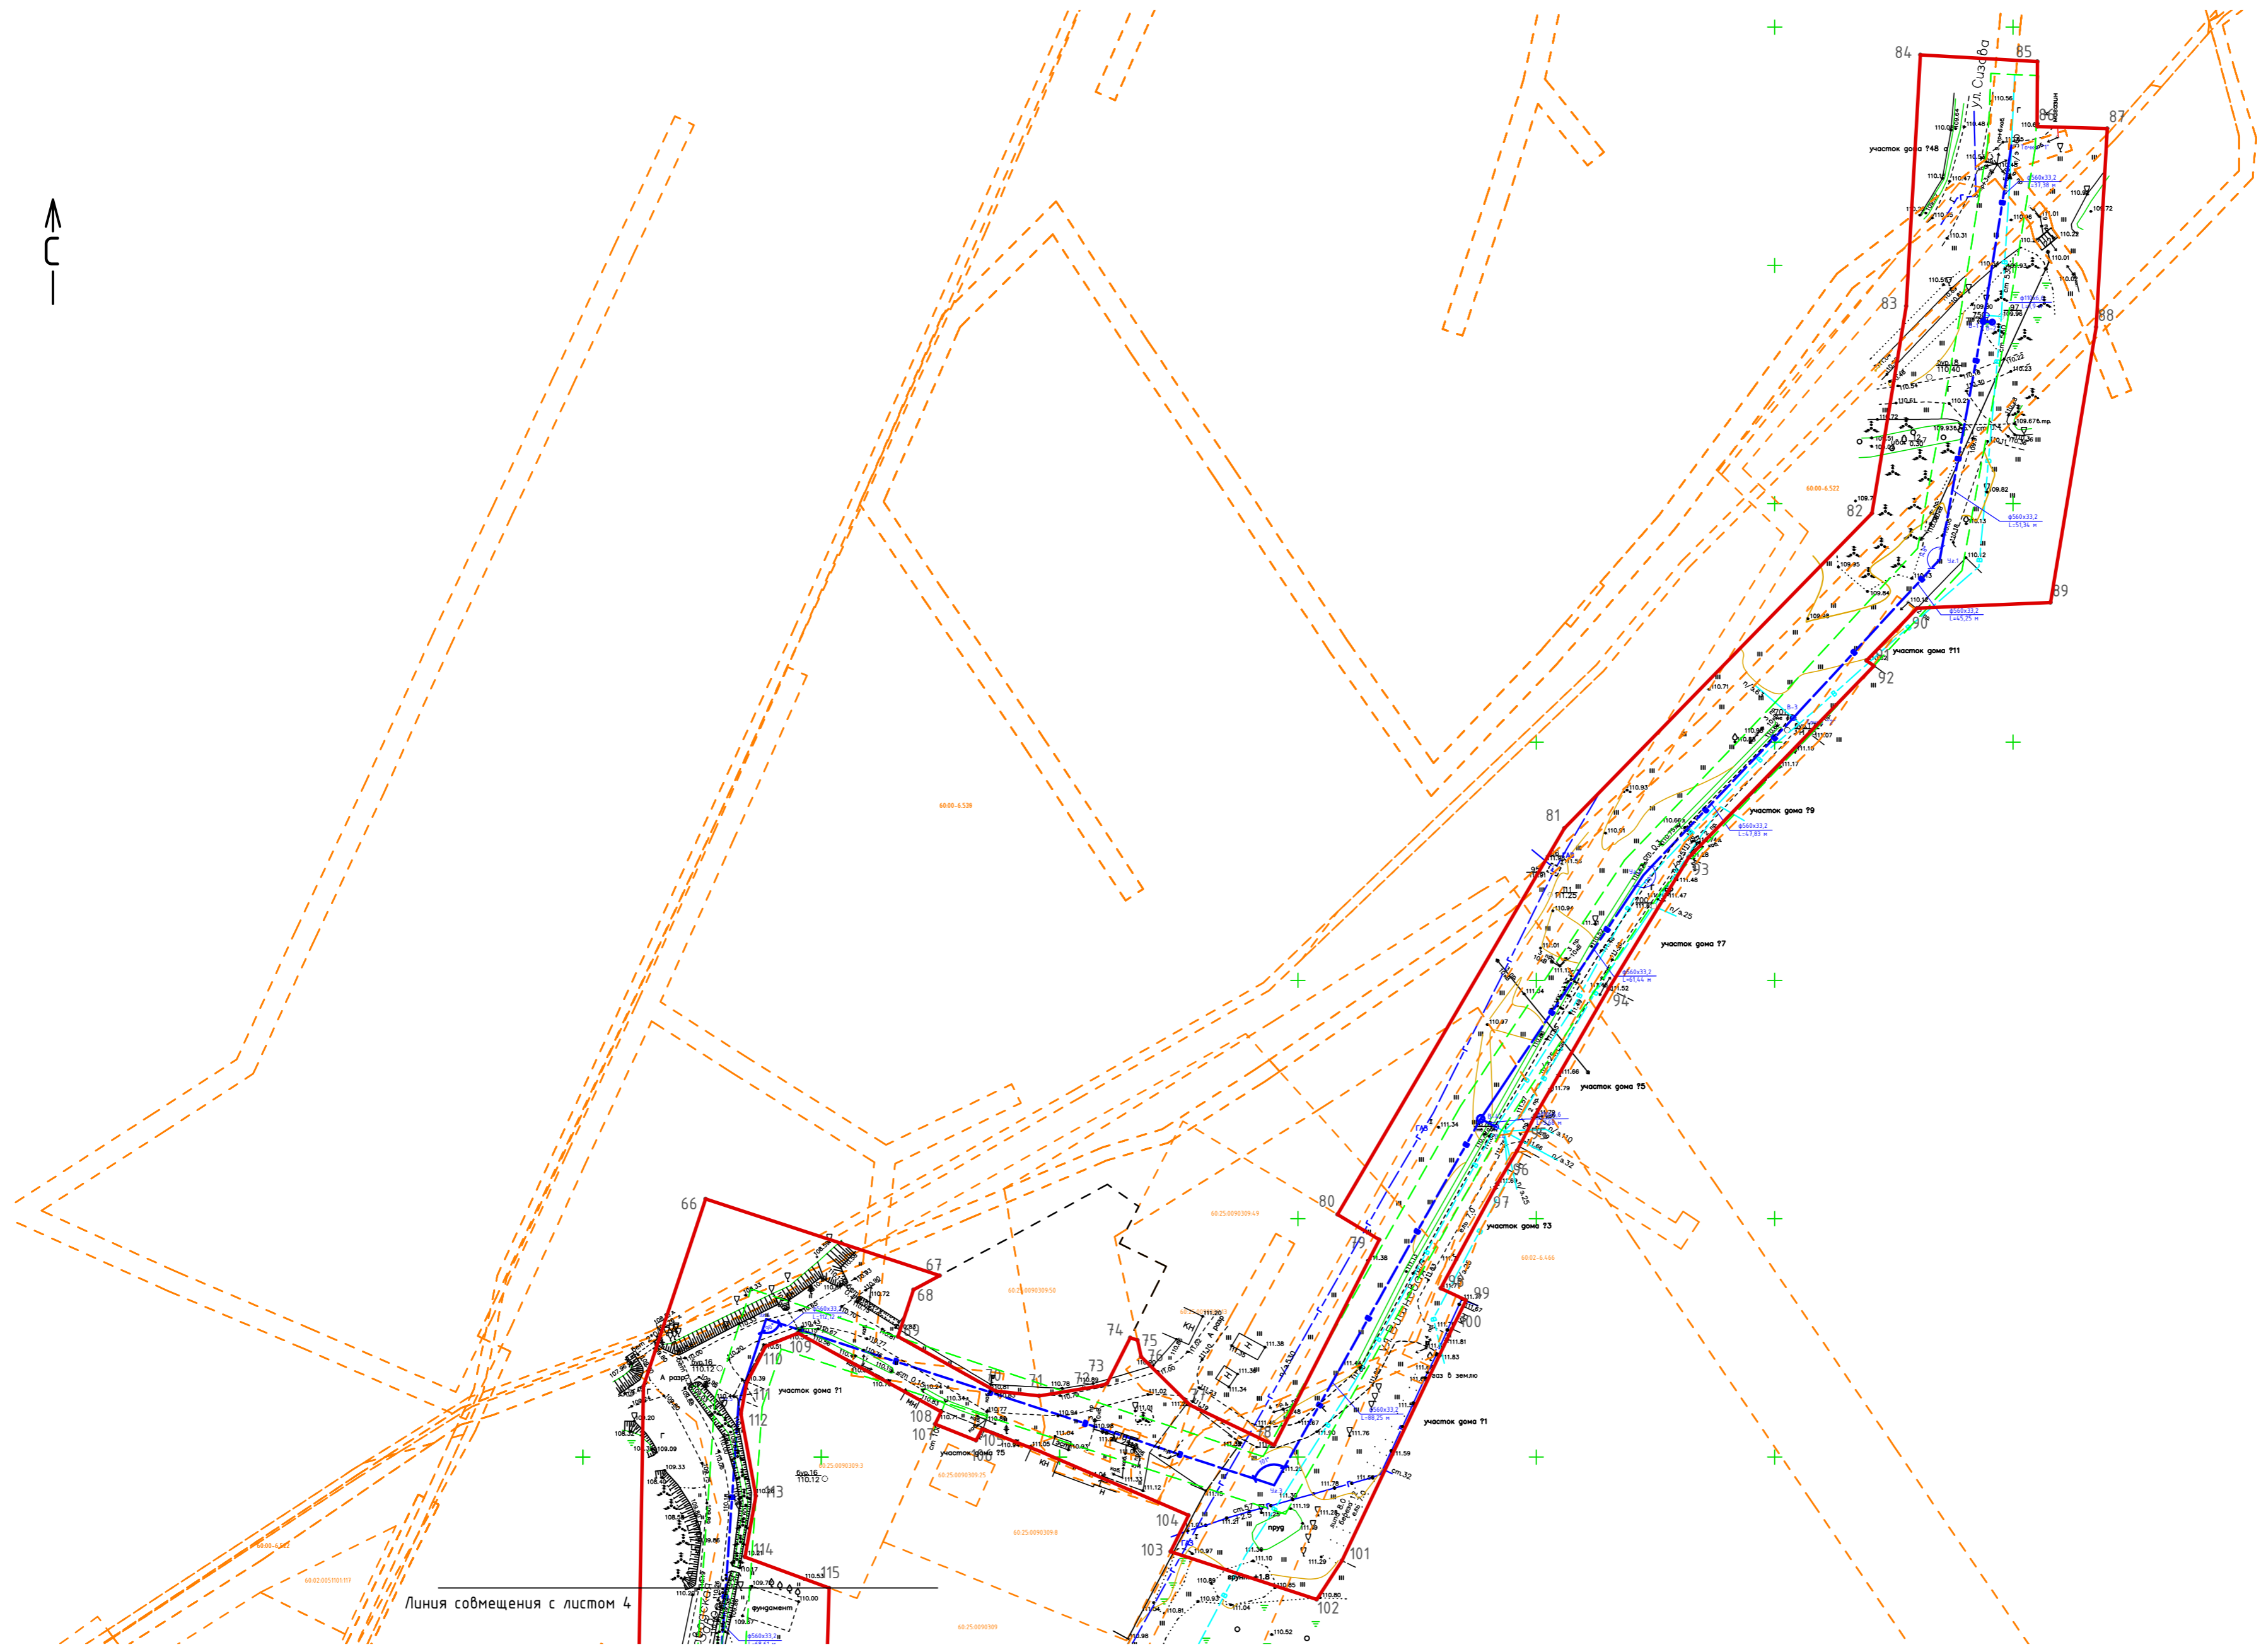


Линия совмещения с листом 4

Согласовано:	
Инв.Н. подл.	Взакин,Н
Подпл. дата	

99/12-2022 - ППТ.Г.Ч			
РЕКОНСТРУКЦИЯ УЧАСТКА КОЛЬЦЕВОГО ВОДОВОДА ОТ УЛ. СИЗОВА - УЛ. 9 ЯНВАРЯ ДО ПРОСПЕКТА ОКТЯБРЬСКОГО В Г. ВЕЛИКИЕ ЛУЖИ ПСКОВСКОЙ ОБЛАСТИ			
Изм.	Колуч.	Лист№ док.	Подпись Дата
Разработал	Семичева		<i>Семичева</i>
Проверил	Ляпушкин		<i>Ляпушкин</i>
ГИП	Ляпушкин		<i>Ляпушкин</i>
Н. контроль	Ляпушкин		<i>Ляпушкин</i>
План с указанием границ административно-территориальных образований (лист 1) М 1:1000			ГАОУ АО "Инвестсельстрой"
Стадия			Лист
П			3
Листов			



Линия совмещения с листом 3

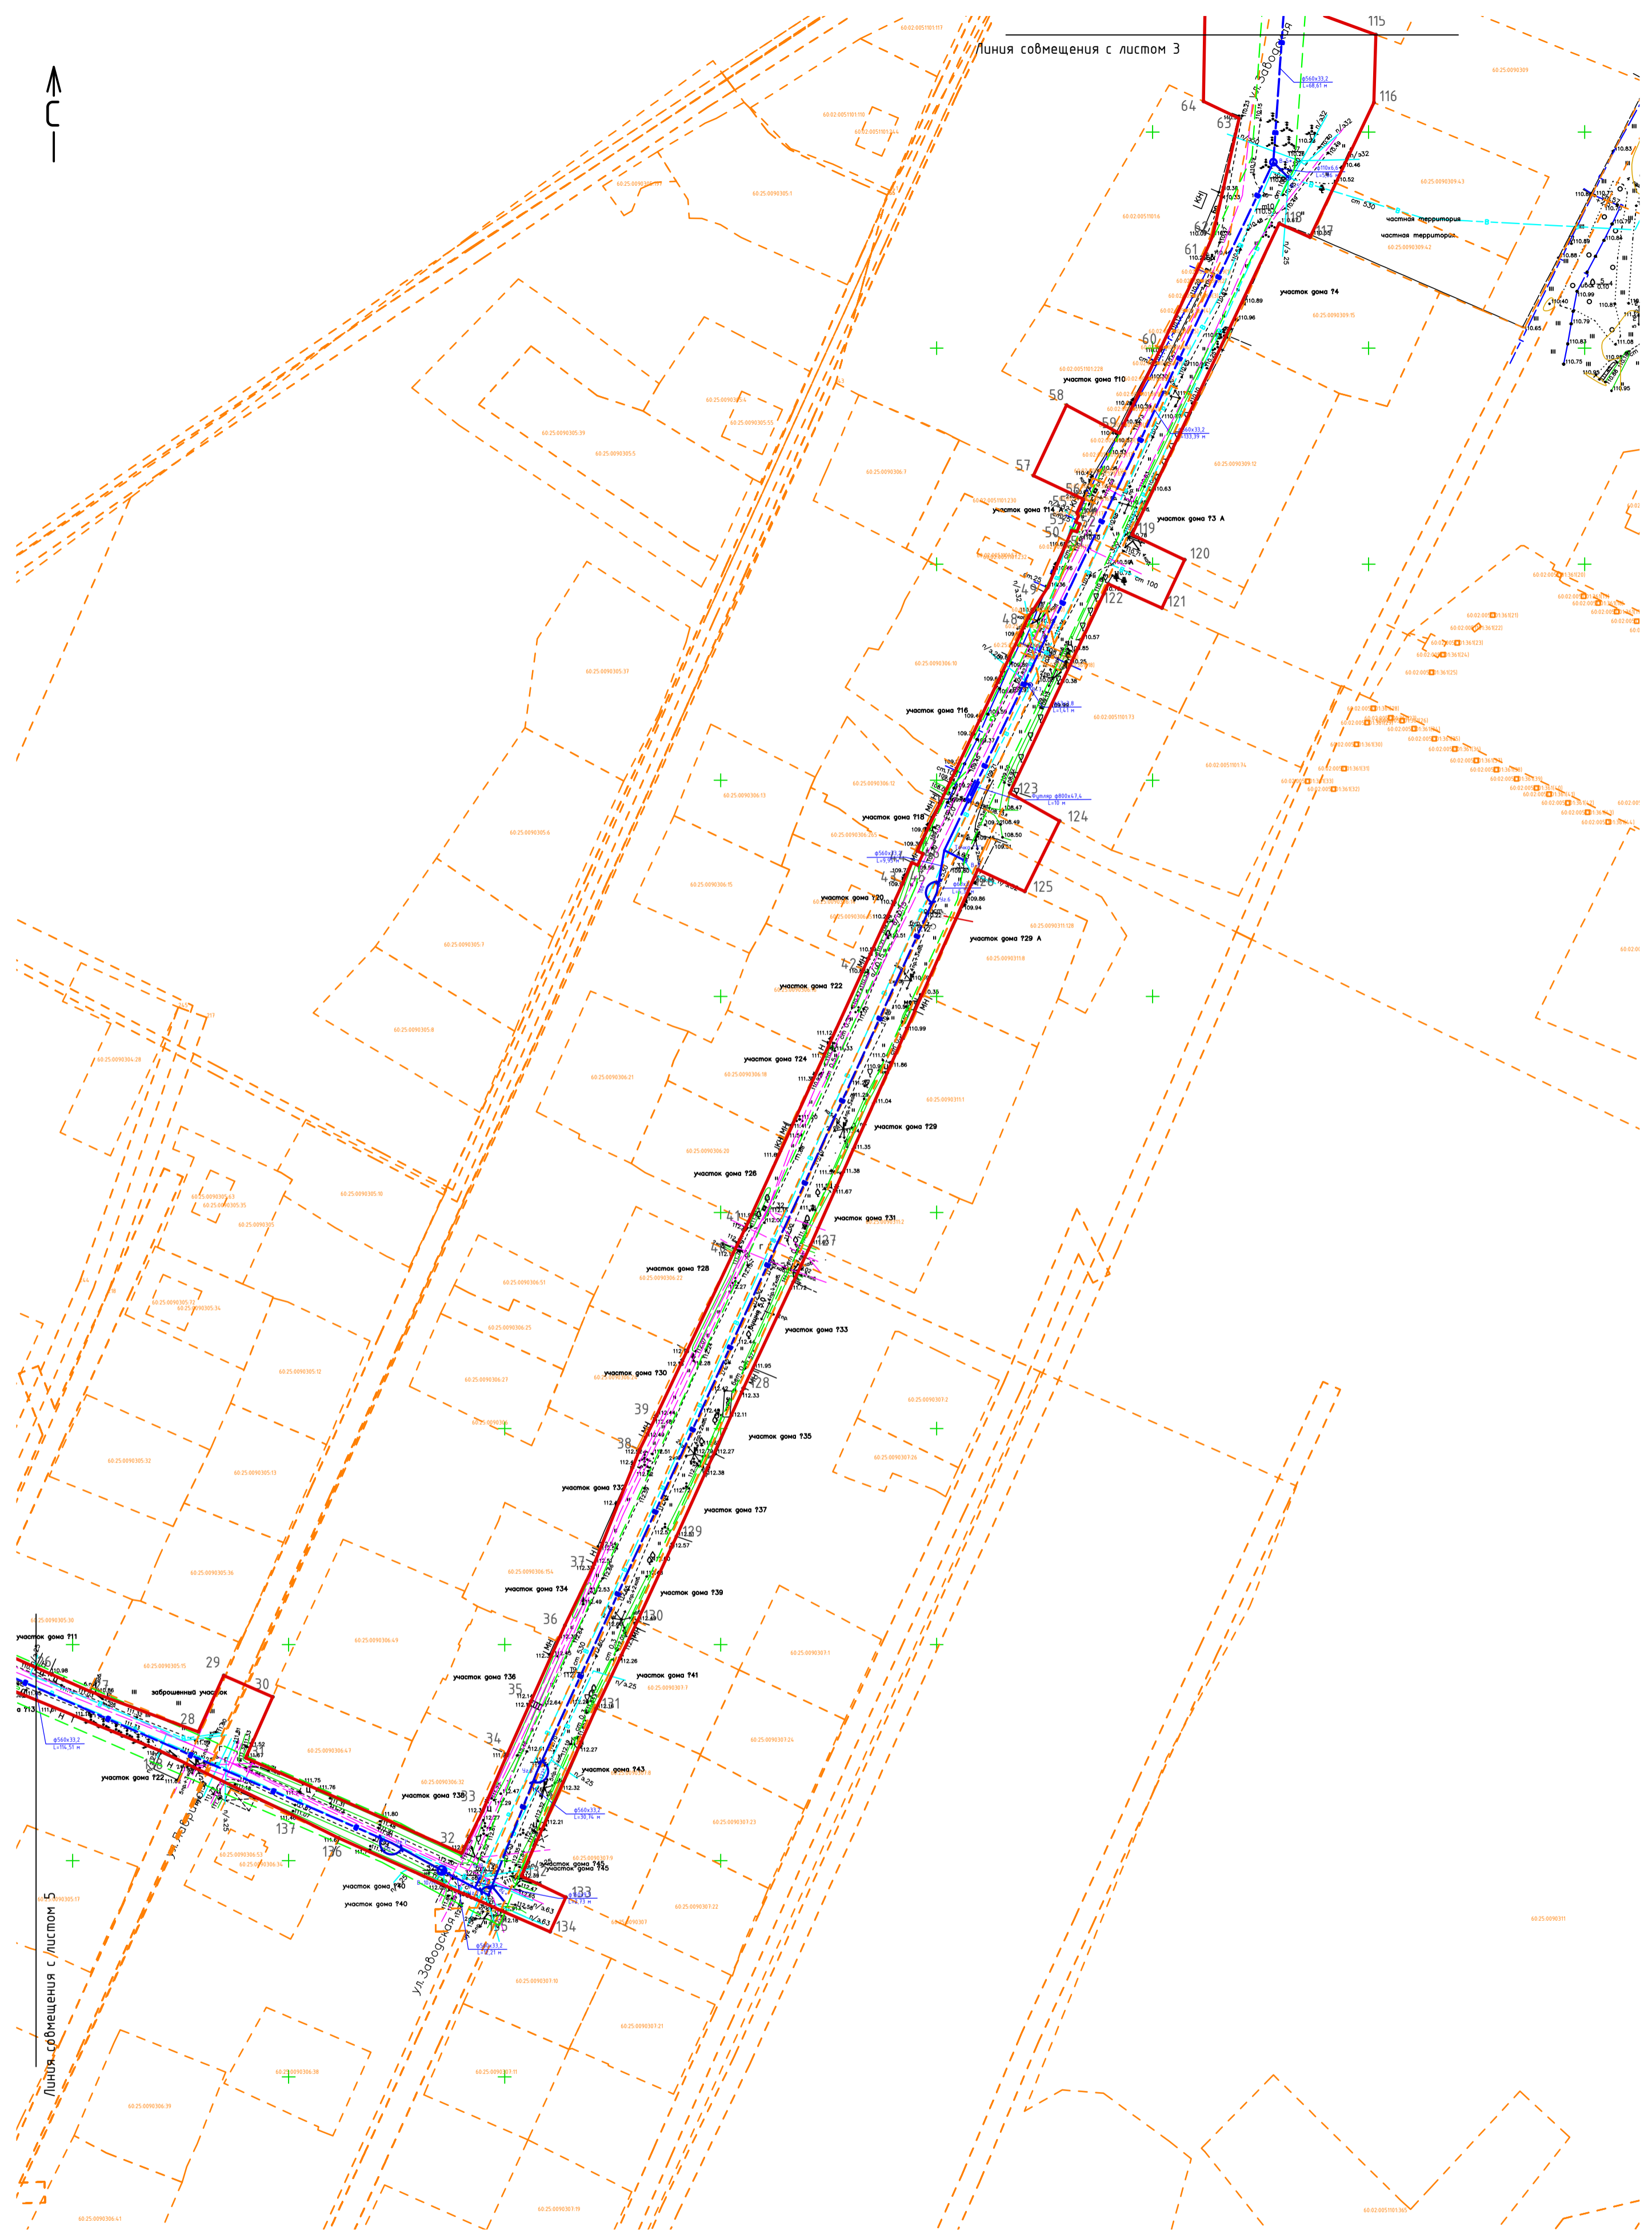


Линия совмещения с листом 5

Ул. Заварова

Создано:	
Инв.№ подл.	Взам.инв.№
Подл.и дата	

99/12-2022 – ППТ.ГЧ					
РЕКОНСТРУКЦИЯ УЧАСТКА КОЛЬЦЕВОГО ВОДОВОДА ОТ УЛ. СИЗОВА - УЛ. 9 ЯНВАРЯ ДО ПРОСПЕКТА ОКТЯБРЬСКОГО В Г. ВЕЛИКИЕ ЛУКИ ПСКОВСКОЙ ОБЛАСТИ					
Изм.	Колуч.	Лист№ док.	Подпись	Дата	
Разработал	Семичева		<i>М. Семаева</i>		Стадия
Проверил	Ляпушкин		<i>Л. Ляпушкин</i>		Лист
ГИП	Ляпушкин		<i>Л. Ляпушкин</i>		Листов
Н. контроль	Ляпушкин		<i>Л. Ляпушкин</i>		П 4
План с указанием границ административно-территориальных образований (лист 2) М 1:1000					ГАУ АО "Инвестсельстрой"
Копировал					Формат А2

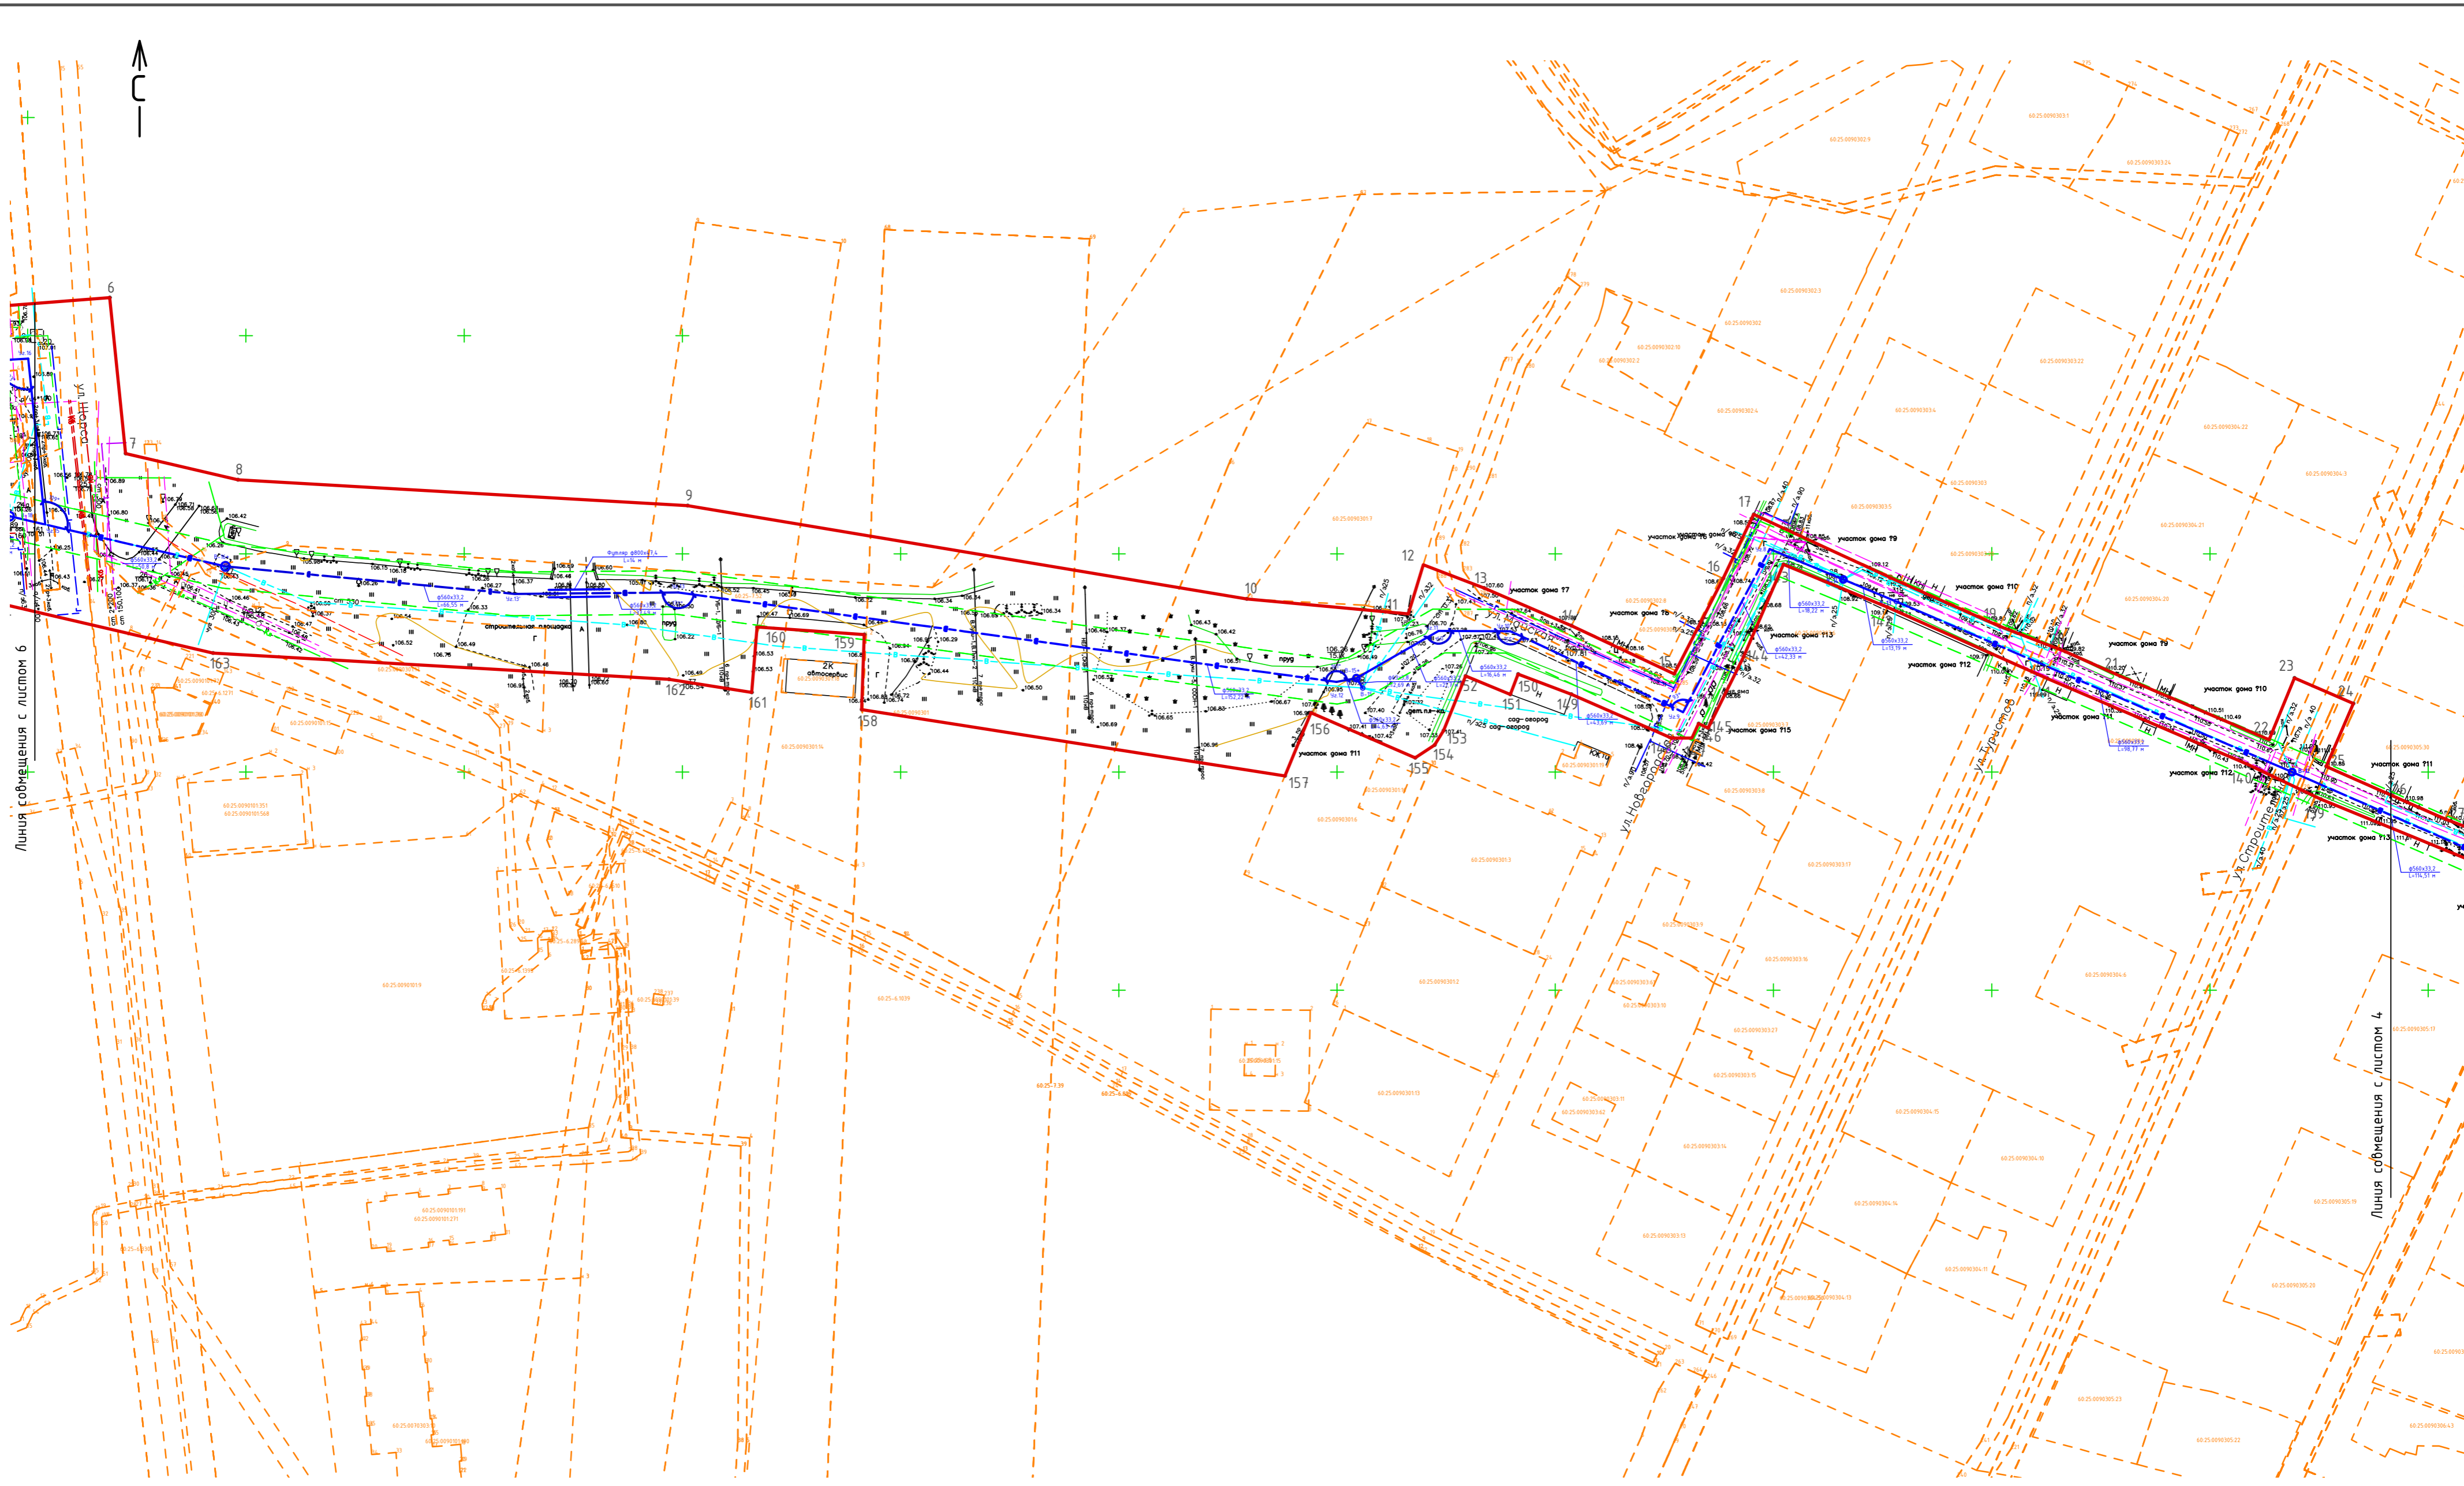

Согласовано:	
ВзаминдН	
Подп.и дата	
Инв.Н подл.	

				99/12-2022 - ППТ.ГЧ			
				РЕКОНСТРУКЦИЯ УЧАСТКА КОЛЬЦЕВОГО ВОДОВОДА ОТ УЛ. СИЗОВА - УЛ. 9 ЯНВАРЯ ДО ПРОСПЕКТА ОКТЯБРЬСКОГО В Г. ВЕЛИКИЕ ЛУЖИ ПСКОВСКОЙ ОБЛАСТИ			
Изм.	Колуч.	Лист№ док.	Подпись	Дата	Стадия	Лист	Листов
Разработал	Семичева		<i>М. Семичева</i>		п	5	
Проверил	Ляпушкин		<i>Л. Ляпушкин</i>				
ГИП	Ляпушкин		<i>Л. Ляпушкин</i>				
Н. контроль	Ляпушкин		<i>Л. Ляпушкин</i>		План с указанием границ административно-территориальных образований (лист 4) М 1:1000		
						ГАУ АО "Инвестсельстрой"	

ПРОДОЛЖЕНИЕ ВЕДОМОСТИ КООРДИНАТ ПОЛОСЫ ОТВОДА			ПРОДОЛЖЕНИЕ ВЕДОМОСТИ КООРДИНАТ ПОЛОСЫ ОТВОДА			ПРОДОЛЖЕНИЕ ВЕДОМОСТИ КООРДИНАТ ПОЛОСЫ ОТВОДА		
№ точки	X	Y	№ точки	X	Y	№ точки	X	Y
1	333748.062	2225081.309	38	333695.1448	2225881.237	75	334074.5021	2226116.3455
2	333748.077	2225084.409	39	333703.077	2225885.175	76	334071.04	2226117.11
3	333753.066	2225150.216	40	2225902.8655	2225902.8655	77	334060.87	2226127.4
4	333753.871	2225163.205	41	333747.89	2225906.43	78	334052.48	2226144.99
5	333756.634	2225191.896	42	333806.196	2225933.025	79	334095.61	2226167.05
6	333758.6967	2225218.7878	43	333826.322	2225942.198	80	334100.894	2226158.2957
7	333722.9761	2225222.4376	44	333830.972	2225944.3022	81	334181.9011	2226205.8898
8	333716.9934	2225248.1678	45	333830.3573	2225945.5759	82	334247.974	2226270.4136
9	333711.0586	2225351.1829	46	333833.01	2225946.856	83	334291.4453	2226277.6155
10	333689.68	2225479.31	47	333833.6369	2225945.5081	84	334344.1523	2226280.5483
11	333686.22	2225516.32	48	333887.7825	2225971.2887	85	334342.7843	2226305.1327
12	333697.4933	333697.4933	49	333894.6059	2225975.6841	86	334329.149	2226305.028
13	333692.148	2225533.68	50	333907.81	2225981.22	87	334328.7321	2226319.7522
14	333683.53	2225553.73	51	333907.5254	2225982.4759	88	334287.0523	2226317.4329
15	333672.492	2225577.268	52	333909.29	2225983.15	89	334229.2594	2226307.8584
16	333694.361	2225588.4755	53	333909.8	2225982.21	90	334228.0966	2226279.8886
17	333709.0769	2225595.483	54	333911.098	2225982.791	91	334217.08	2226269.254
18	333704.05	2225606.19	55	333911.9214	2225982.4839	92	334216.0041	2226270.8084
19	333683.4451	2225651.6941	56	333915.1	2225983.89	93	334175.781	2226231.948
20	333677.622	2225666.882	57	333920.5192	2225972.3856	94	334148.213	2226215.139
21	333672.037	2225679.4153	58	333936.8063	2225980.0578	95	334121.715	2226199.777
22	333657.405	2225713.566	59	333930.34	2225992.28	96	334114.2753	2226195.9963
23	333671.5434	2225719.3662	60	333950.13	2226001.93	97	334107.393	2226191.864
24	333665.6921	2225732.8513	61	333970.846	2226011.681	98	334085.374	2226179.924
25	333651.2834	2225726.6523	62	333976.001	2226013.898	99	334082.8923	2226185.2574
26	333644.711	2225741.1495	63	334003.18	2226020.03	100	334076.8972	2226182.2898
27	333639.179	2225754.054	64	334007.114	2226011.764	101	334028.225	2226159.2477
28	333629.83	2225779.09	65	334064.8508	2226012.7351	102	334020.0989	2226153.9564
29	333642.8675	2225784.9402	66	334104.1591	2226025.7453	103	334030.135	2226123.3066
30	333637.8885	2225796.3029	67	334088.0775	2226074.8737	104	334037.76	2226127.08
31	333623.807	2225790.053	68	334085.08	2226069.36	105	334055.89	2226083.81
32	333601.699	2225840.009	69	334075.28	2226066.11			
33	333611.332	2225844.79	70	334063.85	2226086.6			
34	333624.744	2225850.633	71	334062.85	2226086.6			
35	333635.99	2225855.685	72	334064.81	2226086.6			
36	333654.4688	2225863.9646	73	334065.4014	2226086.6			
37	333667.682	333654.4688	74	334075.006	2226086.6			

99/12-2022 - ППТ.ГЧ					
РЕКОНСТРУКЦИЯ УЧАСТКА КОЛЬЦЕВОГО ВОДОВОДА ОТ УЛ. СИЗОВА - УЛ. 9 ЯНВАРЯ ДО ПРОСПЕКТА ОКТЯБРЬСКОГО В Г. ВЕЛИКИЕ ЛУЖИ ПСКОВСКОЙ ОБЛАСТИ					
Изм.	Колуч.	Лист	№ док.	Подпись	Дата
Разработал	Семичева				
Проверил	Ляпушкин				
ГИП	Ляпушкин				
Н. контроль	Ляпушкин				
Ведомость координат полосы отвода (лист 1)				Стадия	Лист
				п	7
				Листов	
				ГАУ АО "Инвестсельстрой"	

Создано: _____
 Согласовано: _____
 Взам.инв.№ _____
 Подп.и дата _____
 Инв.№ подл. _____

ПРОДОЛЖЕНИЕ ВЕДОМОСТИ КООРДИНАТ ПОЛОСЫ ОТВОДА			ПРОДОЛЖЕНИИ ВЕДОМОСТИ КООРДИНАТ ПОЛОСЫ ОТВОДА		
№ точки	X	Y	№ точки	X	Y
106	334053.48	2226082.47	143	333697.57	2225602.26
107	334056.92	2226073.87	144	333676.45	2225593.16
108	334059.47	2226075.16	145	333660.09	2225585.03
109	334075.99	2226045.16	146	333661.09	2225582.83
110	334073.19	2226038.33	147	333657.79	2225581.33
111	334065.53	2226034.34	148	333657.785	2225576.6294
112	334059.04	2226033.15	149	333667.838	2225553.6872
113	334041.82	2226036.28	150	333672.4511	2225541.4639
114	334029.02	2226034.02	151	333667.8033	2225539.6945
115	334022.5162	2226051.6666	152	333672.0357	2225529.4547
116	334006.7969	2226051.2173	153	333659.55	2225524.427
117	333975.6515	2226036.4388	154	333656.183	2225522.3273
118	333978.81	2226029.27	155	333653.2592	2225517.892
119	333906.8136	2225995.1825	156	333663.58	2225494.03
120	333901.0211	2226007.4167	157	333649.1282	2225488.0565
121	333889.845	2226002.1521	158	333664.3211	2225391.0759
122	333895.42	2225989.74	159	333681.51	2225391.68
123	333847.07	2225966.92	160	333683.2483	2225367.1345
124	333840.5989	2225978.4465	161	333668.2664	2225365.8922
125	333824.284	2225970.3975	162	333671.2374	2225346.927
126	333829.37	2225959.54	163	333677.2566	2225242.4462
127	333742.4	2225920.81	164	333688.9233	2225192.2713
128	333709.456	2225905.362	165	333689.7805	2225185.6207
129	333675.023	2225889.782	166	333737.2908	2225180.7671
130	333655.537	2225880.79	167	333736.8626	2225174.3748
131	333635.203	2225871.146	168	333735.696	2225156.972
132	333596.46	2225853.84	169	333734.536	2225143.401
133	333591.5463	2225864.166	170	333733.956	2225135.752
134	333583.5504	2225860.5163	171	333733.4887	2225132.5094
135	333588.09	2225850.06	172	333731.621	2225132.866
136	333605.2724	2225811.5511	173	333728.993	2225112.9991
137	333610.633	2225800.761	174	333731.687	2225112.5331
138	333625.52	2225770.075	175	333728.501	2225082.051
139	333643.779	2225725.415	176	333728.2072	2225076.6783
140	333651.805	2225708.525	177	333735.7407	2225073.6971
141	333671.437	2225662.755			
142	333687.79	2225626.05			

Согласовано:
 Взам.инв.№
 Подп.и дата
 Инв.№ подл.

99/12-2022 - ППТ.ГЧ					
РЕКОНСТРУКЦИЯ УЧАСТКА КОЛЬЦЕВОГО ВОДОВОДА ОТ УЛ. СИЗОВА - УЛ. 9 ЯНВАРЯ ДО ПРОСПЕКТА ОКТЯБРЬСКОГО В Г. ВЕЛИКИЕ ЛУКИ ПСКОВСКОЙ ОБЛАСТИ					
Изм.	Колуч.	Лист	№ док.	Подпись	Дата
Разработал	Семичева				
Проверил	Ляпушкин				
ГИП	Ляпушкин				
Н. контроль	Ляпушкин				
				Стадия	Лист
				п	8
				Ведомость координат полосы отвода (лист 2)	
				ГАУ АО "Инвестсельстрой"	

ВЕДОМОСТЬ КООРДИНАТ УГЛОВ ПОВОРОТА И КОЛОДЦЕВ ВОДОПРОВОДА В1			ПРОДОЛЖЕНИЕ ВЕДОМОСТИ КООРДИНАТ УГЛОВ ПОВОРОТА И КОЛОДЦЕВ ВОДОПРОВОДА В1		
№ точки	X	Y	№ точки	X	Y
Точка "1"	334325.1495	2226299.6735	Уг. 13'	333690.8312	2225311.5615
В-1	334288.2467	2226293.7492	В-16*	333697.125	2225245.307
В-2	334288.0865	2226295.639	В-18	333708.631	2225195.8232
Уг. 1	334238.3102	2226284.6144	Уг. 14	333710.4423	2225186.9384
В-3/Точка "2"	334205.0662	2226253.9226	Уг. 15	333706.7313	2225203.9931
Уг. 2	334172.0645	2226222.4311	Уг. 16	333744.7385	2225200.1103
В-4*	334120.9555	2226188.3347	В-19	333748.426	333748.426
В-4	334119.2567	2226191.5956	В-20	333744.671	2225132.462
Уг. 3	334044.071	2226145.0218	В-21*/ПГ / Точка "4"	333737.9418	2225080.9184
Уг. 4	334078.95	2226038.4687	В-21	333739.7167	2225079.7364
Уг. 5	334061.4634	2226032.681			
В-5*	333993.018	2226027.9377			
В-5	333989.3956	2226031.4742			
В-7	333872.057	2225971.665			
Точка "3"	333833.801	2225951.778			
В-8	333831.421	2225956.518			
Уг. 6	333824.0017	2225950.0443			
Уг. 6'	333620.658	2225857.5012			
Уг. 7	333592.0545	2225846.2448			
В-9	333596.1745	2225844.2865			
В-10/ПГ	333597.7548	2225835.4488			
Уг. 7'	333604.1275	2225823.8006			
В-12	333649.995	2225718.842			
В-13	333689.0961	2225628.1458			
В-14	333694.1423	2225615.9912			
Уг. 8	333701.1142	2225599.1544			
Уг. 9	333663.7369	2225579.2871			
Уг. 10	333682.2752	2225539.7209			
Уг. 11	333682.2752	2225523.2635			
В-15*	333671.5248	2225504.4397			
В-15	333669.256	2225505.884			
Уг. 12	333670.6473	2225499.8887			
Уг. 13	333691.148	2225349.0549			

Согласовано:
Инв.№ подл.
Подпись
Дата
Взам.инв.№

99/12-2022 - ППТ.ГЧ					
РЕКОНСТРУКЦИЯ УЧАСТКА КОЛЬЦЕВОГО ВОДОВОДА ОТ УЛ. СИЗОВА - УЛ. 9 ЯНВАРЯ ДО ПРОСПЕКТА ОКТЯБРЬСКОГО В Г. ВЕЛИКИЕ ЛУКИ ПСКОВСКОЙ ОБЛАСТИ					
Изм.	Колуч.	Лист	№ док.	Подпись	Дата
Разработал	Семичева			<i>Семичева</i>	
Проверил	Ляпушкин			<i>Ляпушкин</i>	
ГИП	Ляпушкин			<i>Ляпушкин</i>	
Н. контроль	Ляпушкин			<i>Ляпушкин</i>	
				Стадия	Лист
				П	9
				Листов	
				Ведомость координат углов поворота и колодцев водопровода В1	
				ГАУ АО "Инвестсельстрой"	